


**Planzeichen**

- Grenze Verbands-/Entsorgungsgebiet
- Gemeindegrenze
- Ortsteilgrenze
- Grenze Trinkwasserschutzgebiet
- Bäche / Flüsse
- verrohrte Bäche / Gräben
- Bereiche, die bereits an eine kommunale Kläranlage angeschlossen sind oder dem Stand der Technik anderweitig entsprechen (z.B. vollbiologische Kleinkläranlagen)
- Bereiche, in denen ein Anschluss an eine kommunale Kläranlage in den nächsten 5 Jahren erfolgen soll.
- Bereiche, in denen der Anschluss an eine kommunale Kläranlage innerhalb von 15 Jahren erfolgen soll.
- Bereiche, die derzeit über Teilortskanalisationen entwässern und innerhalb von 15 Jahren nicht an eine kommunale KA angeschlossen werden sollen.
- Bereiche, die derzeit über Teilortskanalisationen entwässern und die auch nach 15 Jahren nicht an eine kommunale KA angeschlossen werden sollen.
- Bereiche, die derzeit über Kleinkläranlagen direkt in ein Gewässer einleiten und erst nach 15 Jahren an eine kommunale Kläranlage angeschlossen werden sollen.
- Bereiche, die derzeit über Kleinkläranlagen direkt in ein Gewässer einleiten und die auch nach 15 Jahren nicht an eine kommunale Kläranlage angeschlossen werden sollen. Kleingärten, Wochenend- und Ferienhaussiedlungen sind schraffiert.

**Anlagen der Abwasserentsorgung**

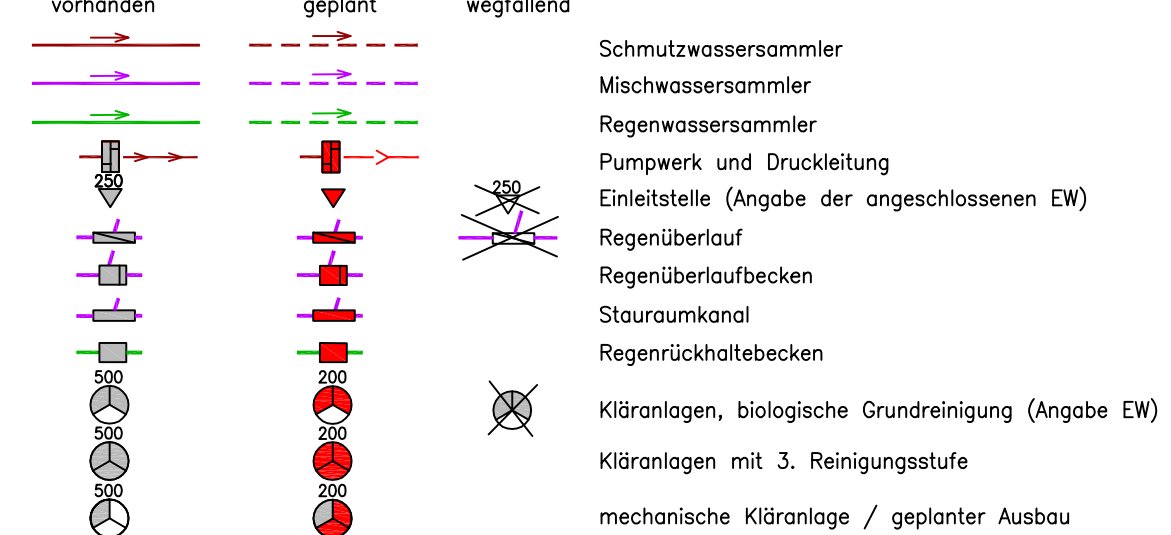

- ① Anschluss Kulturhaus  
40 m SW DN 200  
geplant 2014
- ② Kanal Brandplatz, Hintere Gasse  
210 m Trennsystem SW DN 200, RW DN 300  
geplant 2019-2020
- ③ Trennsystem Mühlporfte  
360 m SW DN 200, 230 m RW DN 300  
geplant nach 2030
- ④ Trennsystem Tiefenweg  
200 m SW DN 200, 275 m RW DN 300  
geplant nach 2030
- ⑤ Trennsystem Bachecke  
300 m SW DN 200, 135 m RW DN 300  
geplant nach 2030
- ⑥ Trennsystem Umpfenstraße  
110 m SW DN 200, 170 m Anteil von RW DN 500, geplant nach 2030
- ⑦ Kanal Weinberg  
75 m SW DN 200  
geplant nach 2030
- ⑧ Kanal Kirchberg  
100 m SW DN 200  
geplant nach 2030

**Kaltenlengsfeld**  
ab 31.12.2013 zu  
Kaltennordheim

Nr.	Änderungen	geändert am	Name	geprüft am	Name
3	Aktualisierung	30.06.2014	Bach		
2	Präzisierung Bereich RÜ Erdmarsgasse	15.01.2014	Bach		
1	terminliche Änderung Vorhaben Nr.2 gemäß Verbandsbeschluss 05.12.13	10.12.2013	Bach		

Vorhaben :	Abwasserbeseitigungskonzeption (ABK) Fortbeschreibung ABK 2013 Kaltennordheim Ortsteil Kaltenlengsfeld	Proj.-Nr.	
		Plan-Nr.	1
Landkreis:	Wartburgkreis	Datum	
Entsorgungsgebiet:	Zweckverband für Wasserversorgung und Abwasserbeseitigung "Hohe Rhön"	entw.	Okt. 2013 Bach
		gez.	Okt. 2013 Bach
		gepr.	

Maßstab : 1: 5000      Darstellung :  
 Lagebezug :                      **Übersichtslageplan Kaltenlengsfeld**  
 Höhenbezug :  
 Vorhabensträger : Zweckverband für Wasserversorgung und Abwasserbeseitigung "Hohe Rhön"  
 Pfortchen 16; 98634 Kaltensundheim  
 Tel. 036946/20667  
 Entwurfsverfasser :  
 Ingenieurdienste Heinz Bach  
 Eichenberger Str. 49, 98660 Lengfeld  
 Tel. 036873/21131

(Datum)                      (Unterschrift)                      (Datum)                      (Unterschrift)